


CARGA DE FOGO
 EDIFICAÇÃO PARA FINS HOSPITALAR / LABORATORIAL - CARGA DE FOGO MÉDIA ESTIMADA
 MENOR QUE 60kg/m²

SIMBOLOGIA / LEGENDA	
	EXTINTOR DE PÓ QUÍMICO - (PQS) - 4kg -COM SINALIZAÇÃO Ver detalhe 1
	LUMINÁRIA DE EMERGÊNCIA TIPO 6X2 COM 30 LEDS (PEQUENA) AUTONOMIA 1h - 5 LUX, NÍVEL DE ILUMINAMENTO ver detalhe 6 de instalação
	LUMINÁRIA DE SINALIZAÇÃO DE ABANDONO DE LOCAL COM SETA INDICATIVA DE SAÍDA (BLOCO AUTÔNOMO)
	LUMINÁRIA DE SINALIZAÇÃO DE ABANDONO DE LOCAL COM INDICAÇÃO DE SAÍDA (BLOCO AUTÔNOMO)

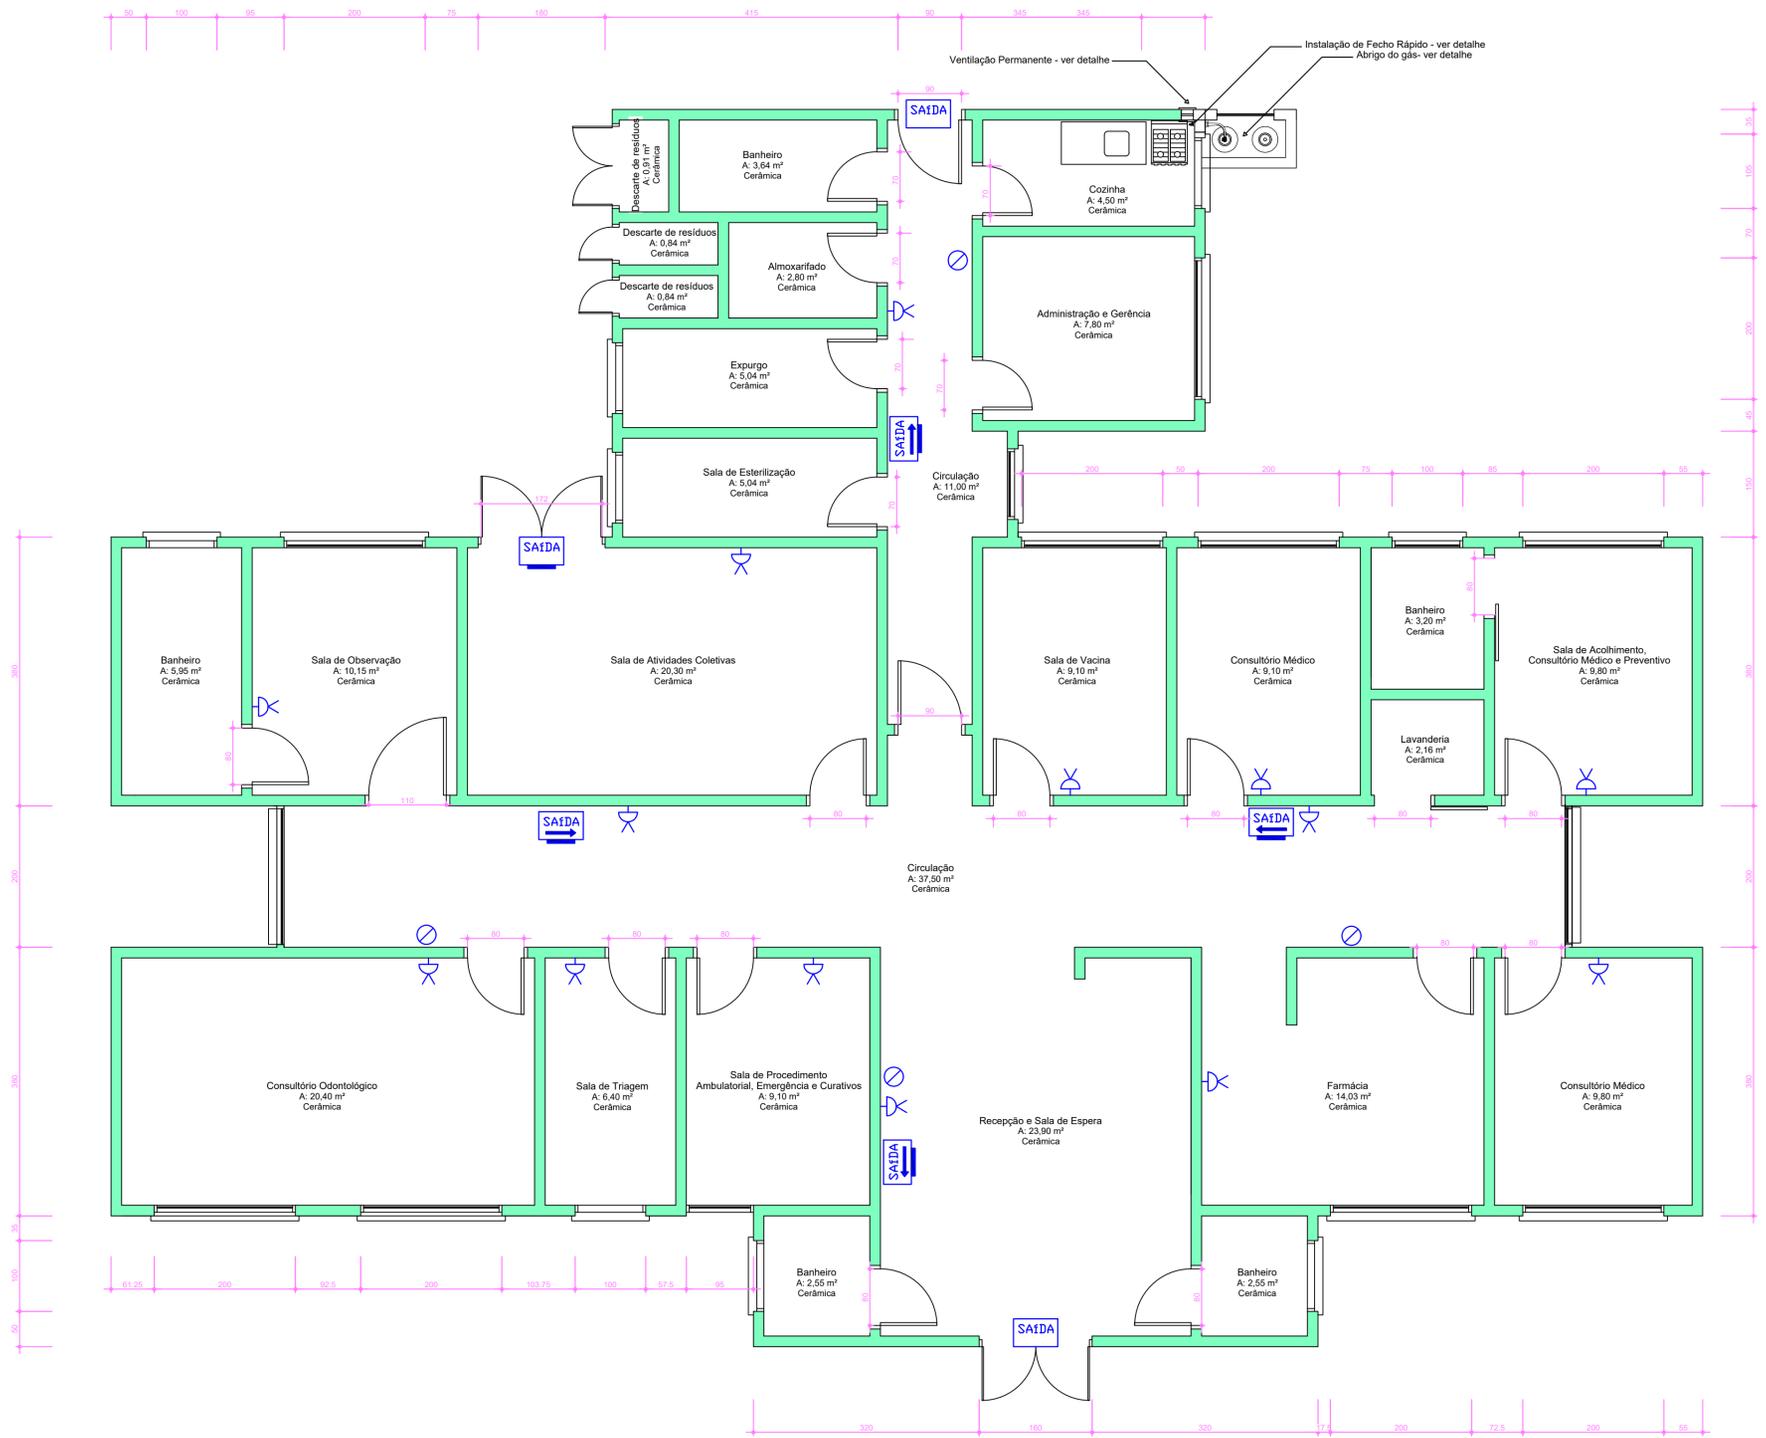

1 **Planta Baixa - Bloco A**
 Escala 1 : 50
 Área: 288,22m²

ESPAÇO RESERVADO PARA APROVAÇÃO

ANOTAÇÕES
 Nota 1: Área do bloco A - 288,22 m²
 Nota 2: Área do bloco B - 66,40 m²

Prefeitura Municipal de Matos Costa
 CNPJ: 83.102.566/0001-51

Bruno Regalin
 Engenheiro Civil
 CREA/SC 164059-2

Prefeitura Municipal de Matos Costa
 CNPJ: 83.102.566/0001-51

AUTOR PROJETO: Bruno Regalin	Engenheiro Civil CREA/SC 164059-2	PROJ.: PPCI
PROPRIETÁRIO: Prefeitura Municipal de Matos Costa		FOLHA: 02
OBRA: Salas para setor administrativo	USO: Público	DATA: 19/02/2020
DESCRIÇÃO: Planta Baixa Bloco A		ESCALA: 1 : 250
ENDEREÇO: Rua Frei Rogério, s/n, Centro, Matos Costa/SC		DESENHO: BRUNO
ARQUIVO DWG: Ampliação UBS - 19-02-2020.dwg		