



TUBULAÇÃO EXISTENTE QUE VEM DA CAIXA D'ÁGUA

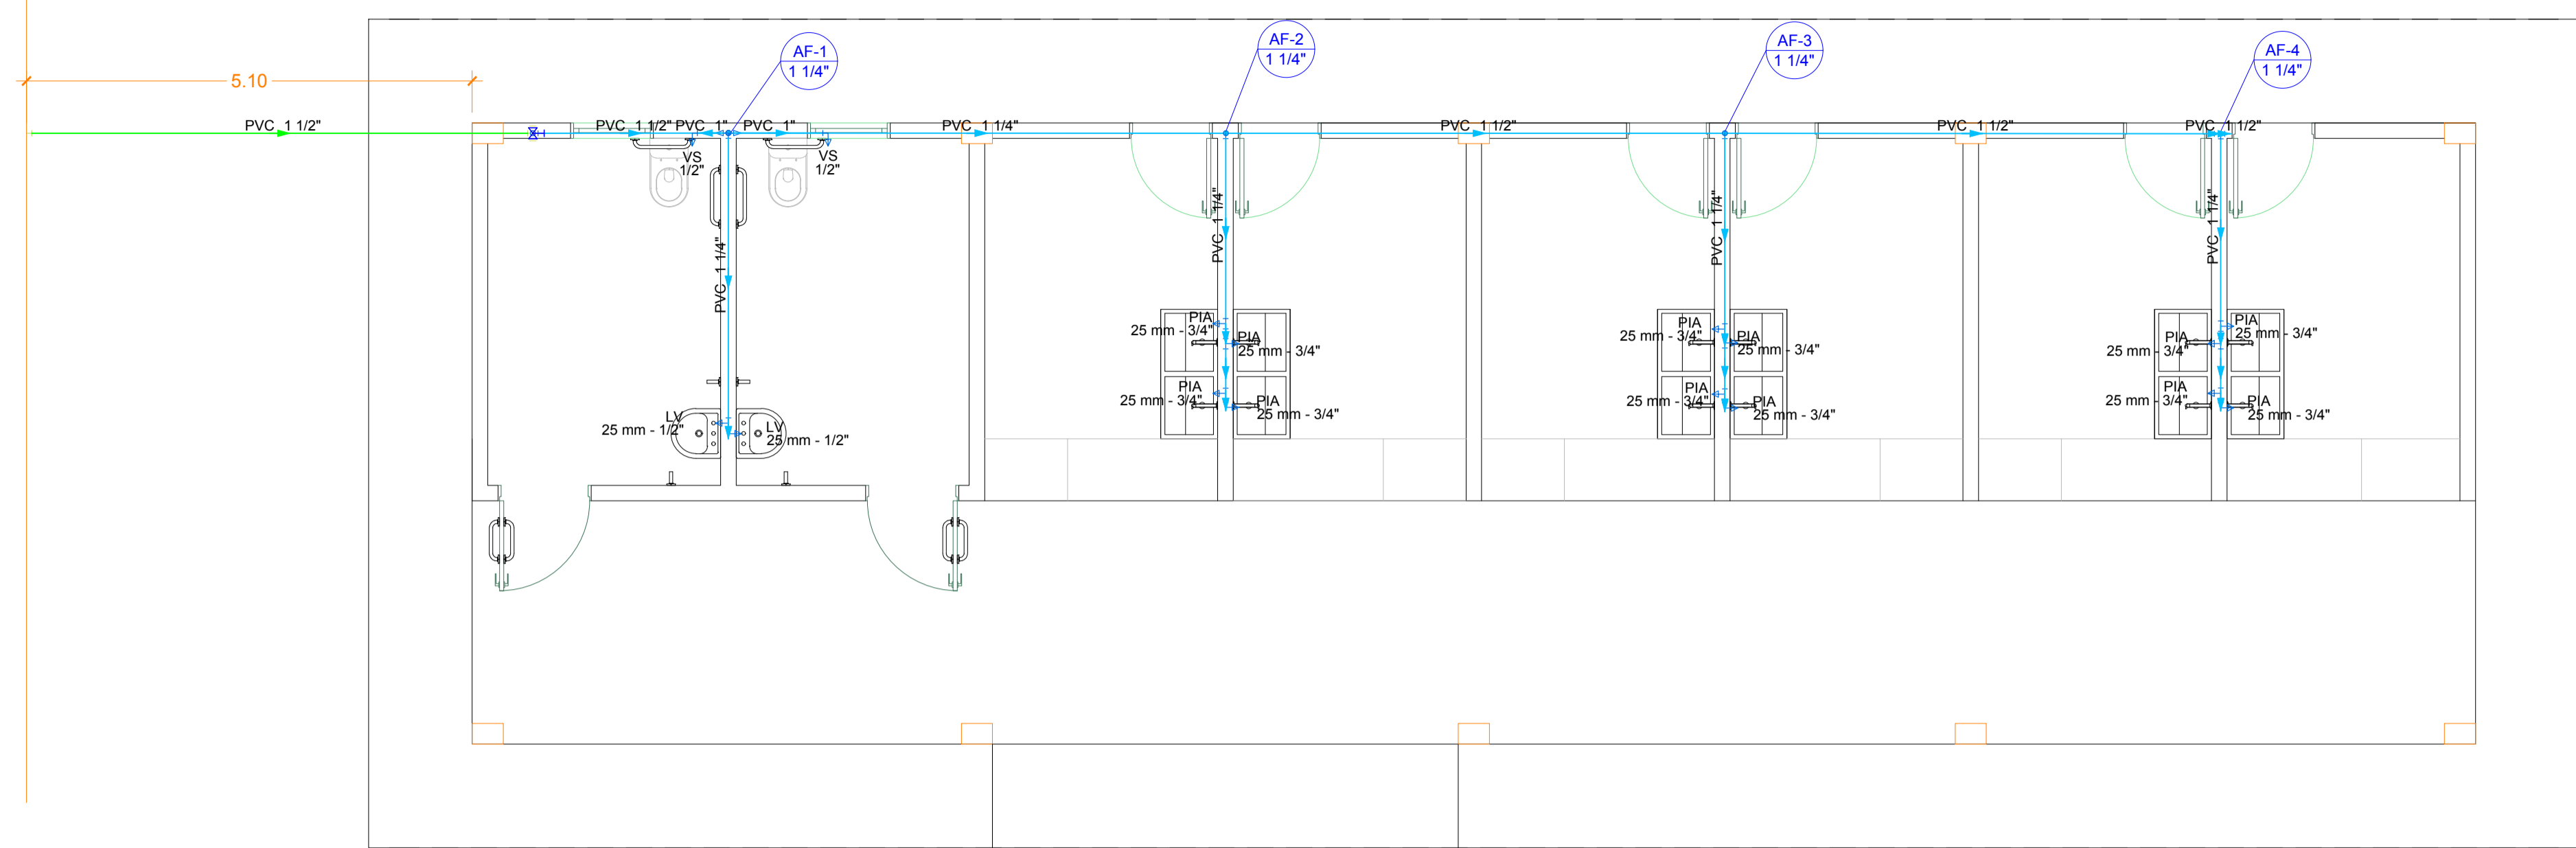

1 PLANTA BAIXA - ÁREA 116,10 M²
ESCALA 1/50

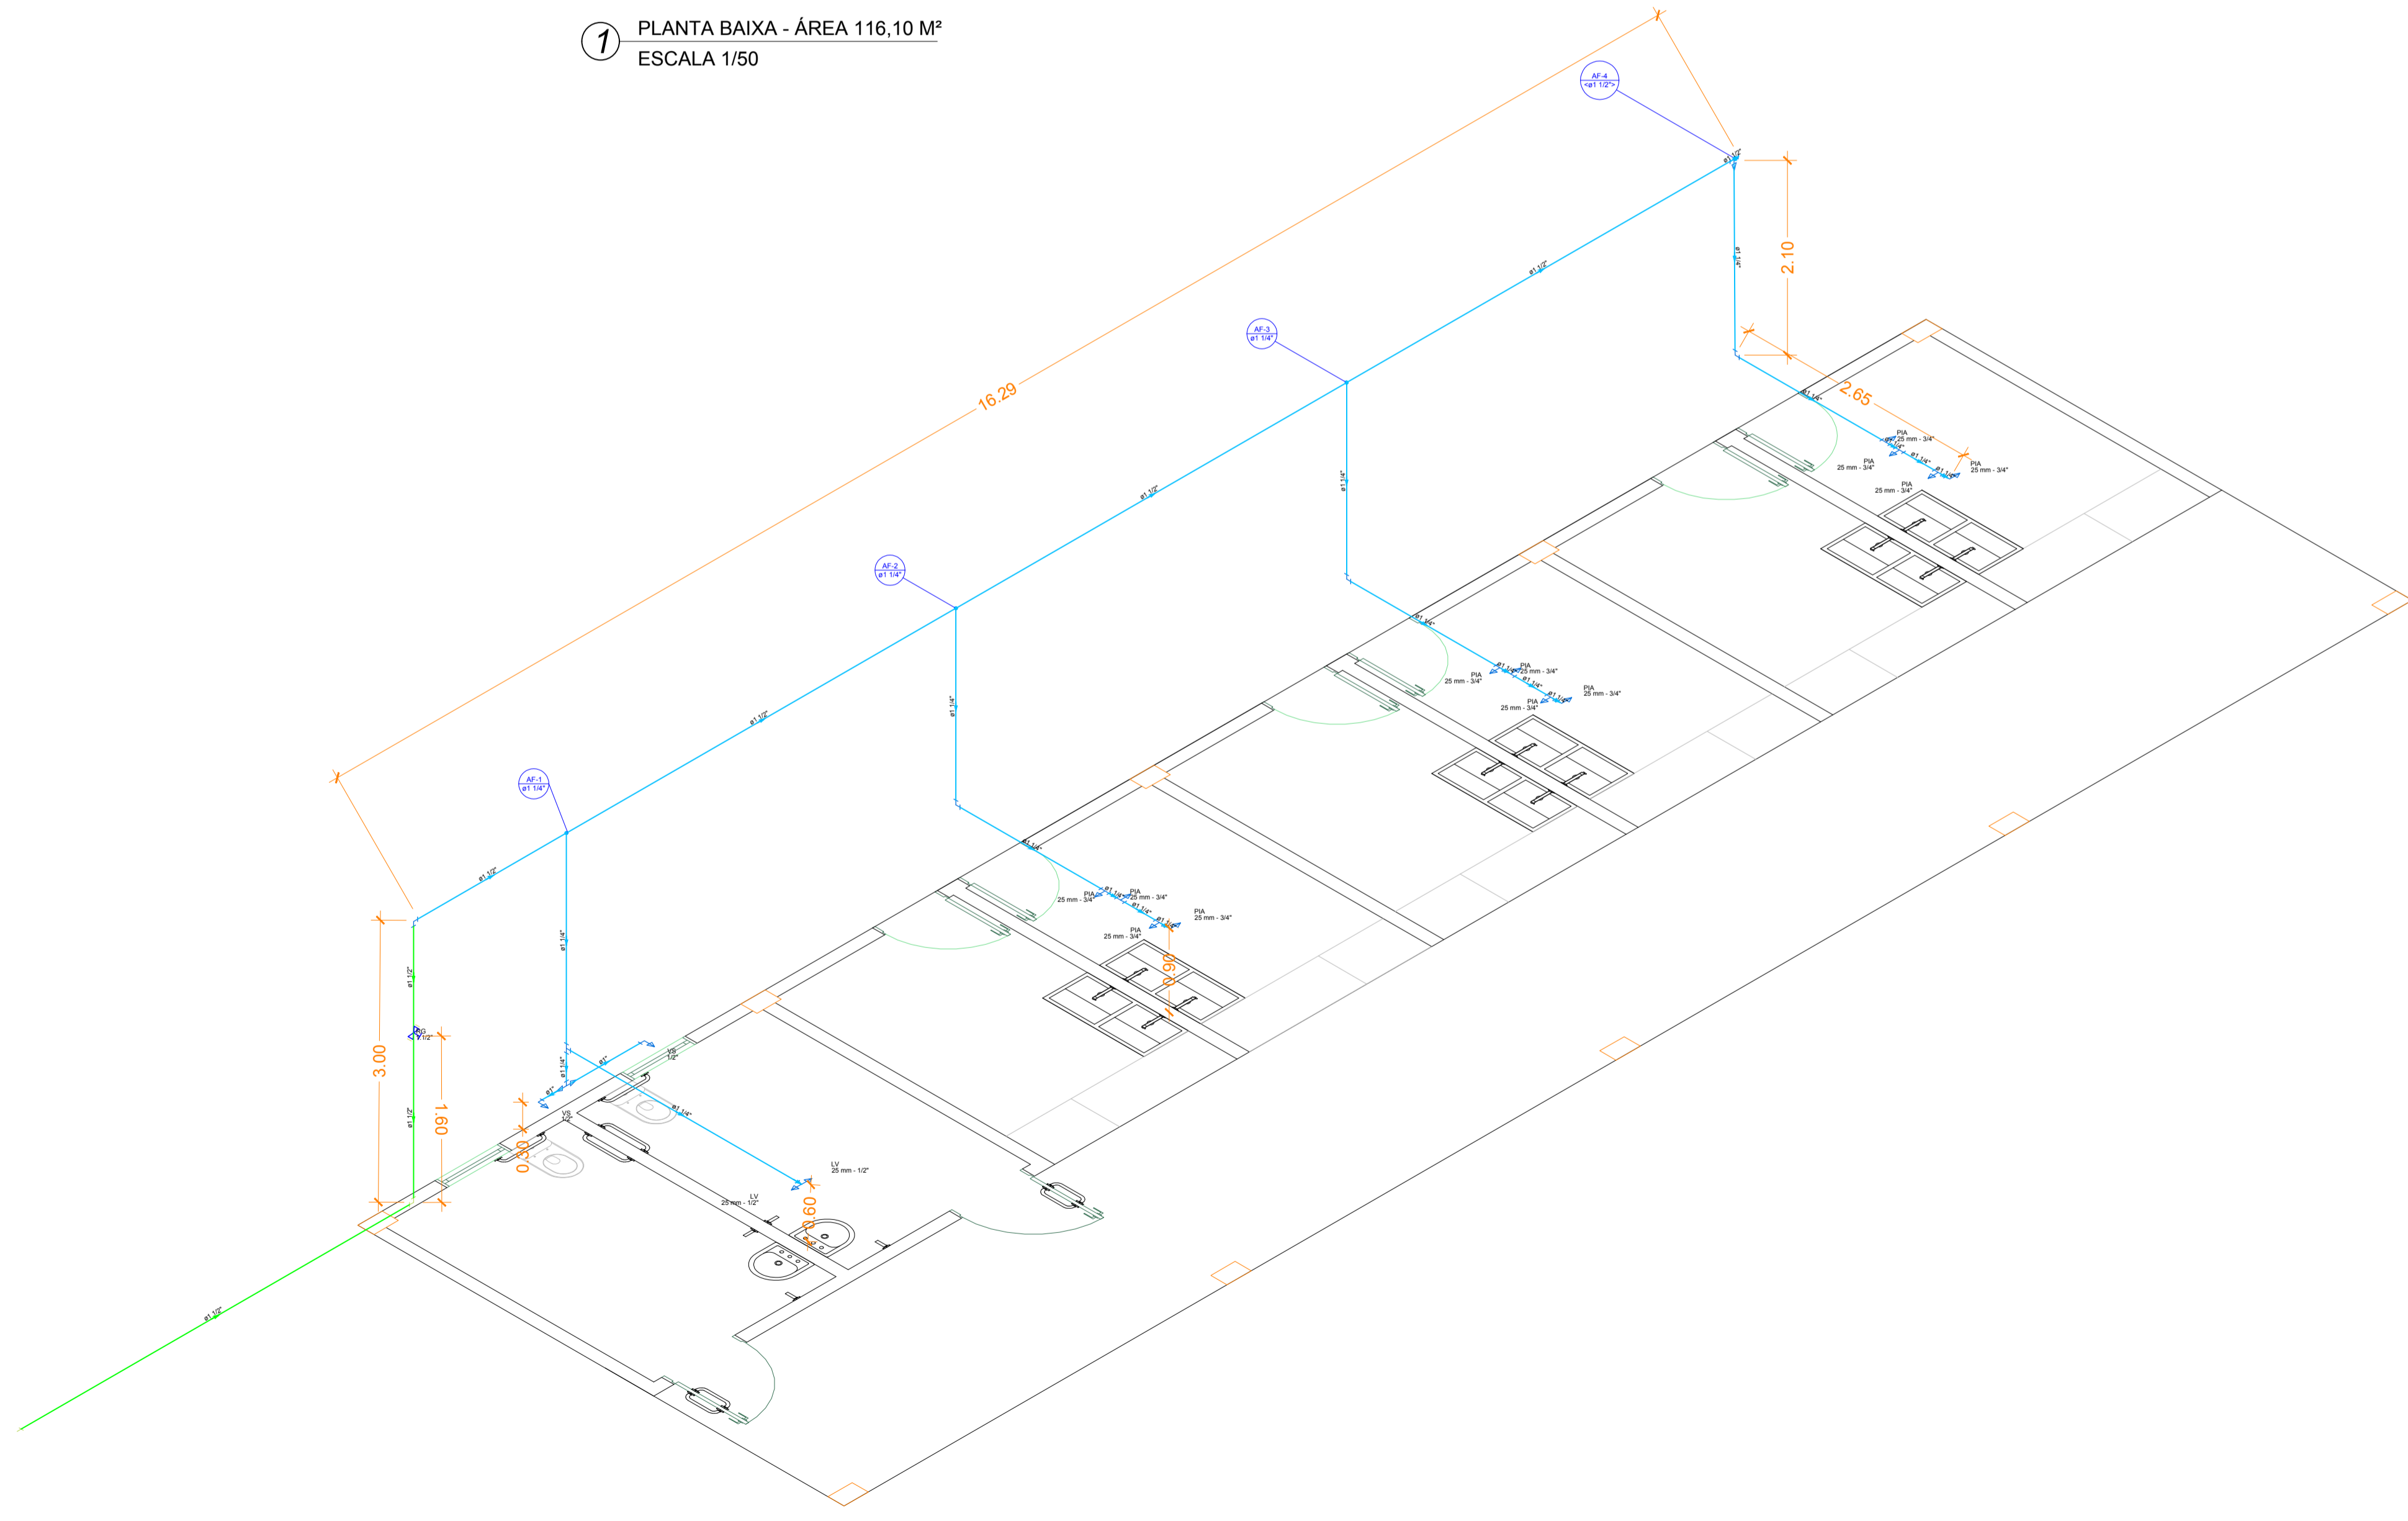

2 DETALHE ISOMETRICO
ESCALA 1/50

Legenda de condutos	
	Água fria
	Alimentação


ESTADO DE SANTA CATARINA
MUNICÍPIO DE MATOS COSTA
 Rua Manoel Lourenço de Araújo, nº 137, Centro - CEP 89.420-000
 CNPJ 83.102.566/0001-51 - Fone (49) 3572 1111 - 3572 1121
 email: prefeitura@matoscosta.sc.gov.br - engenharia@matoscosta.sc.gov.br

Estrutura para Feira Agrícola

OBRA: Estrutura para realização de feira de produtos agropecuários	PROPRIETÁRIO: PREFEITURA MUNICIPAL DE MATOS COSTA	PRIMEIRA: 04-07
ENDEREÇO: SC 135, Km 35, Interior, Matos Costa-SC Parque Municipal de Eventos Germano Passero	RESPONSÁVEL TÉCNICO/DESENHO: TAILANE APARECIDA RIBEIRO ENGENHEIRA CIVIL CREA SC nº. 163555-0	
REFERÊNCIAS: Hidraulico	ESCALAS: Indicada	
DATA: Outubro/2021	ÁREA: 116,10m ²	