


DETALHE INSTALAÇÃO EXTINTOR DE INCÊNDIO
DETALHES DO EXTINTOR INCÊNDIO
COM SINALIZAÇÃO DE PAREDE
1/ esc

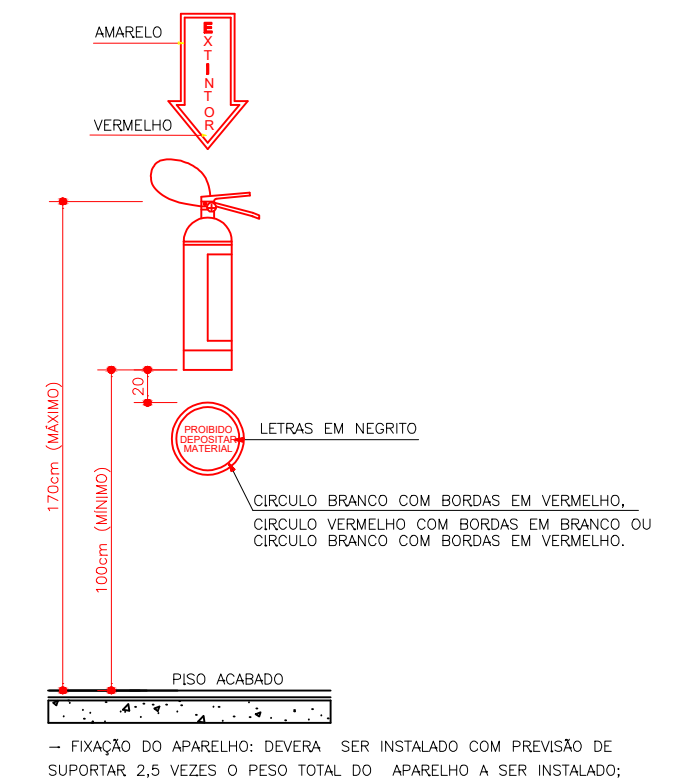

1 PLANTA BAIXA - ÁREA 116,10 M²
 ESCALA 1/75



ESTADO DE SANTA CATARINA
MUNICÍPIO DE MATOS COSTA

Rua Manoel Lourenço de Araújo, nº 137, Centro - CEP 89.420-000
 CNPJ 83.102.566/0001-51 - Fone (49) 3572 1111 - 3572 1121
 email: prefeitura@matoscosta.sc.gov.br - engenharia@matoscosta.sc.gov.br

SIMBOLOGIA/LEGENDA

	4KG- EXTINTOR DE PO QUIMICO SECO PRESSURIZADO C/ SINALIZAÇÃO NA PAREDE.
	PLACA DE SINALIZAÇÃO DE ABANDONO DE LOCAL, "LUMINOSA"
	PLACA DE SINALIZAÇÃO DE ABANDONO DE LOCAL C/ SETA DE DIREÇÃO, "LUMINOSA"
	BLOCO AUTONOMO DE LUZ DE EMERGENCIA C/ 2 FAROIS DE 55W/12Vcc CADA AUTONOMIA DE 2 HORAS
	BLOCO AUTONOMO DE LUZ DE EMERGENCIA C/ LAMPADA PL-9W/6Vcc AUTONOMIA DE 2 HORAS

Estrutura para Feira Agrícola

OBRA:
 Estrutura para realização de feira de produtos agropecuários

PROPRIETÁRIO:
 PREFEITURA MUNICIPAL DE MATOS COSTA

PRANCHA N.º
 01-01

ENDEREÇO: SC 135, Km 35, Interior, Matos Costa-SC
 Parque Municipal de Eventos Germano Passero

ASSINATURA:

REFERÊNCIAS:
 Croqui RPCI

ESCALAS:
 Indicada

RESPONSÁVEL TÉCNICO/DESENHO:
 TAILANE APARECIDA RIBEIRO
 ENGENHEIRA CIVIL
 CREA SC nº. 163555-0

ÁREA:
 116,10m²

DATA:
 Outubro/2021

ASSINATURA: