


SIMBOLOGIA / LEGENDA	
	EXTINTOR DE PÓ QUÍMICO - (PQS) - 4kg -COM SINALIZAÇÃO Ver detalhe 1
	LUMINÁRIA DE SINALIZAÇÃO DE ABANDONO DE LOCAL COM INDICAÇÃO DE SAÍDA (BLOCO AUTONOMO)

CARGA DE FOGO
 EDIFICAÇÃO PARA FINS HOSPITALAR / LABORATORIAL - CARGA DE FOGO MÉDIA ESTIMADA
 MENOR QUE 60Kg/m2

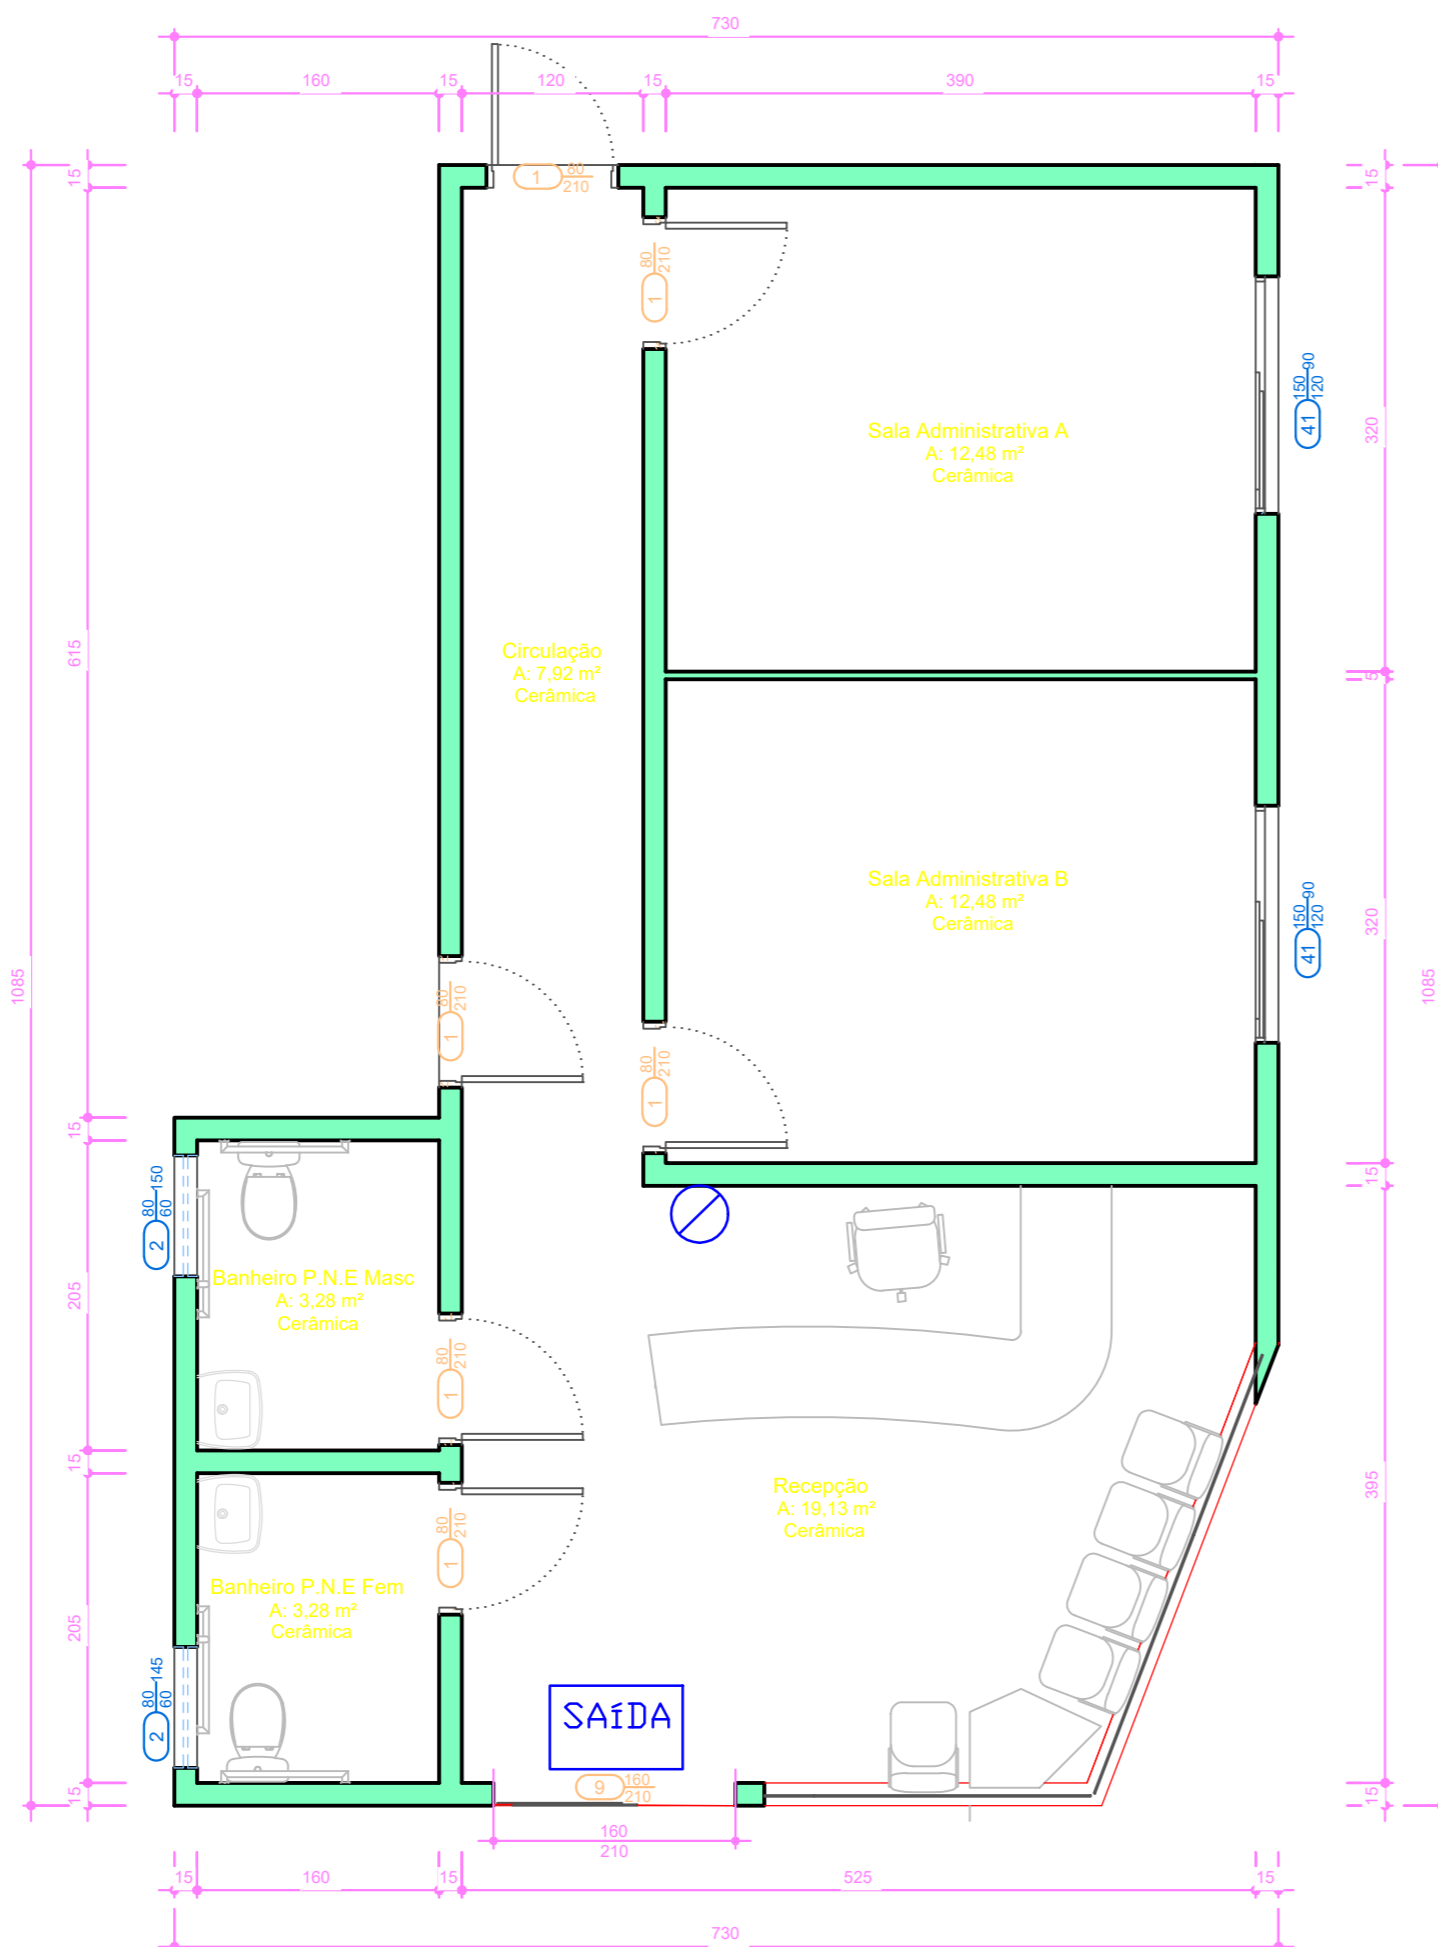

1 Planta Baixa - Bloco B
 Escala 1 : 50
 Área: 66,40m²

ESPAÇO RESERVADO PARA APROVAÇÃO

ANOTAÇÕES

- Nota. 1: A Edificação não fará uso de GLP e/ou GN
- Nota. 2: A Lotação máxima é de 50 pessoas.
- Nota. 3: Uso de atendimento ao público.
- Nota. 4: Saída de 160 cm.
- Nota. 5: Área de 66,40 m²



Prefeitura Municipal de Matos Costa
 CNPJ: 83.102.566/0001-51

DocuSigned by:

 Bruno Regalin
 Engenheiro Civil
 CREA/SC 164059-2

DocuSigned by:

 Raul Ribas Neto
 Prefeitura Municipal de Matos Costa
 CNPJ: 83.102.566/001-51

AUTOR PROJETO: Bruno Regalin	Engenheiro Civil CREA/SC 164059-2	PROJ.: PPCI
PROPRIETÁRIO: Prefeitura Municipal de Matos Costa		FOLHA: 03
OBRA: Salas para setor administrativo	USO: Público	DATA: 19/02/2020
DESCRIÇÃO: Planta Baixa		ESCALA: 1 : 50
ENDEREÇO: Rua Frei Rogério, s/n, Centro, Matos Costa/SC		DESENHO: BRUNO
ARQUIVO DWG: Ampliação UBS - 19-02-2020.dwg		

Original deste documento eletrônico e foi assinado utilizando Assinatura Digital ICP-Brasil por DOCUSIGN em 20/02/2020 às 18:19:21.
 O original deste documento é eletrônico e foi assinado utilizando Assinatura Digital SGP e por SANDRO ANTONIO ANTON em 21/02/2020 às 08:03:56, conforme Decreto Estadual nº 39, de 21 de fevereiro de 2019.
 Para verificar a autenticidade desta cópia impressa, acesse o site https://portal.sgpe.sea.sc.gov.br/portal-externo e informe o processo CBMSC 00004719/2020 e o código FN87331J.