


SIMBOLOGIA / LEGENDA	
	EXTINTOR DE PÓ QUÍMICO - (PQS) - 4kg -COM SINALIZAÇÃO Ver detalhe 1
	LUMINÁRIA DE SINALIZAÇÃO DE ABANDONO DE LOCAL COM INDICAÇÃO DE SAÍDA (BLOCO AUTONOMO)

CARGA DE FOGO
EDIFICAÇÃO PARA FINS HOSPITALAR / LABORATORIAL - CARGA DE FOGO MÉDIA ESTIMADA
MENOR QUE 60kg/m²

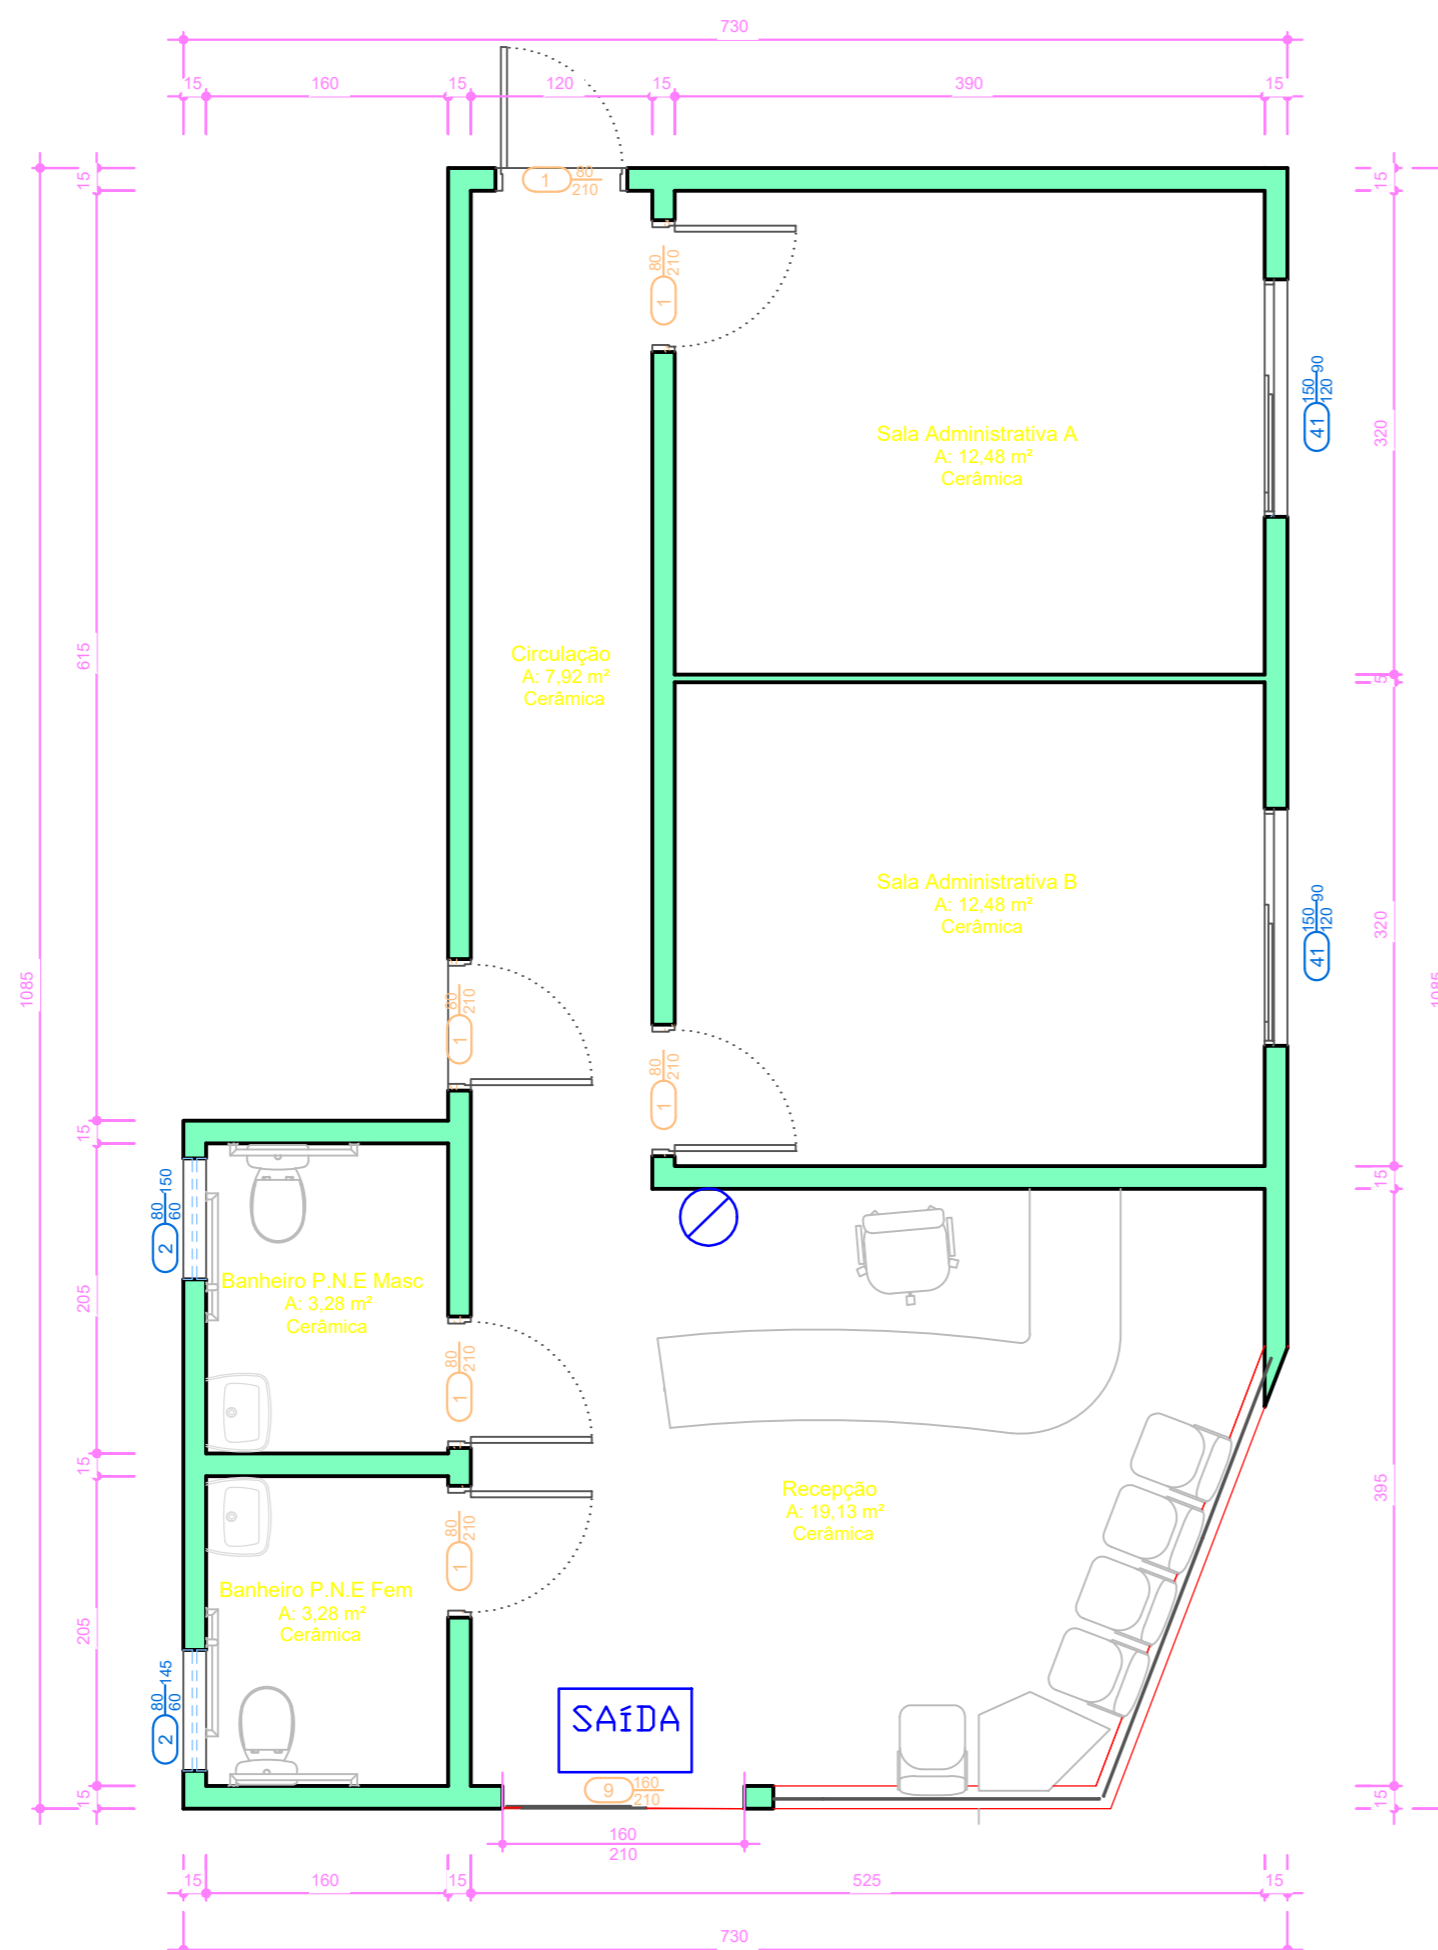

1 Planta Baixa - Bloco B
Escala 1 : 50
Área: 66,40m²

ESPAÇO RESERVADO PARA APROVAÇÃO

ANOTAÇÕES

- Nota. 1: A Edificação não fará uso de GLP e/ou GN
- Nota. 2: A Lotação máxima é de 50 pessoas.
- Nota. 3: Uso de atendimento ao público.
- Nota. 4: Saída de 160 cm.
- Nota. 5: Área de 66,40 m²



Prefeitura Municipal de Matos Costa
CNPJ: 83.102.566/0001-51

Bruno Regalin
Engenheiro Civil
CREA/SC 164059-2

Prefeitura Municipal de Matos Costa
CNPJ: 83.102.566/001-51

AUTOR PROJETO: Bruno Regalin	Engenheiro Civil CREA/SC 164059-2	PROJ.: PPCI
PROPRIETÁRIO: Prefeitura Municipal de Matos Costa		FOLHA: 03
OBRA: Salas para setor administrativo	USO: Público	DATA: 19/02/2020
DESCRIÇÃO: Planta Baixa		ESCALA: 1 : 50
ENDEREÇO: Rua Frei Rogério, s/n, Centro, Matos Costa/SC		DESENHO: BRUNO
ARQUIVO DWG: Ampliação UBS - 19-02-2020.dwg		