



1 **Planta Baixa - Térreo**
Escala 1 : 50

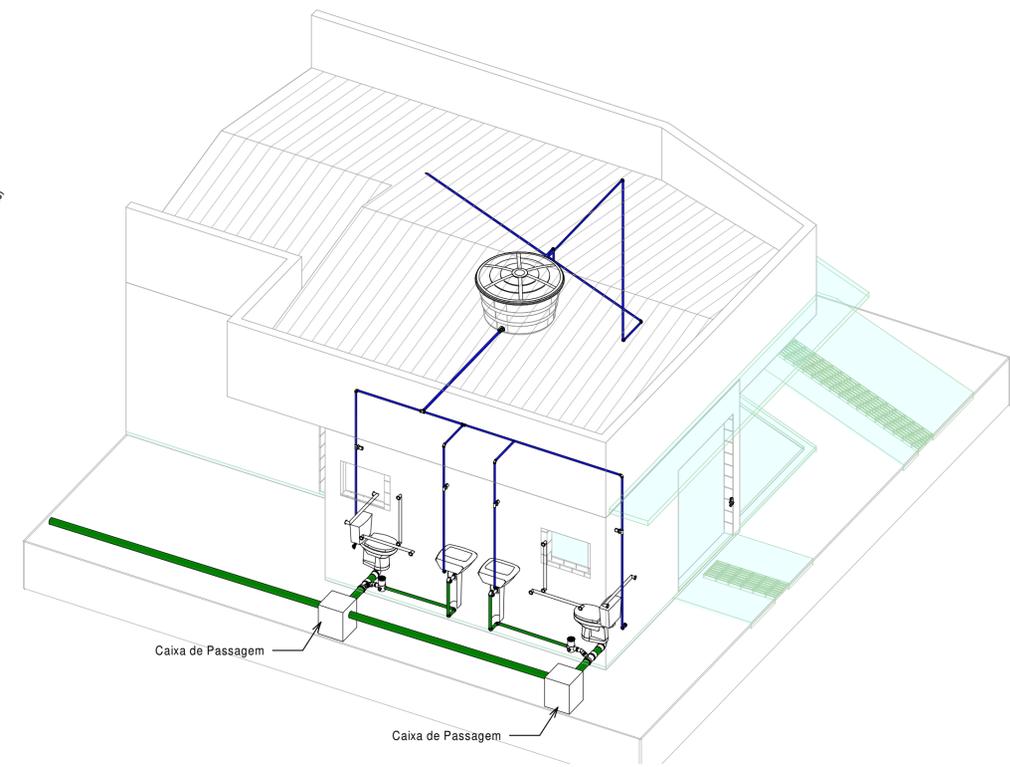


2 **Esquema 3D da Instalação Hidrossanitária**
Escala

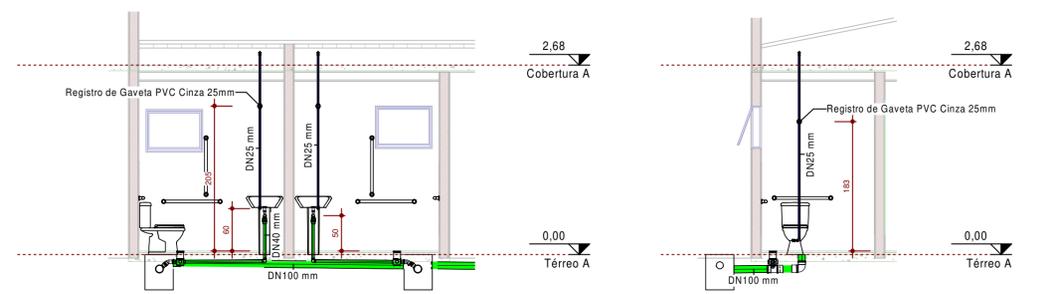


3 **Detalhe Instalação Lavatórios**
Escala 1 : 50

4 **Detalhe Instalação Sanitários**
Escala 1 : 50

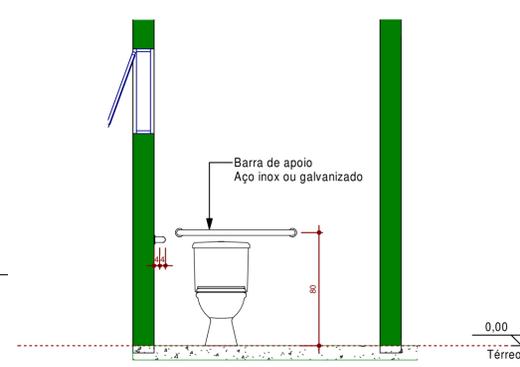

5 **Detalhe Barras Acessibilidade 01**
Escala 1 : 25

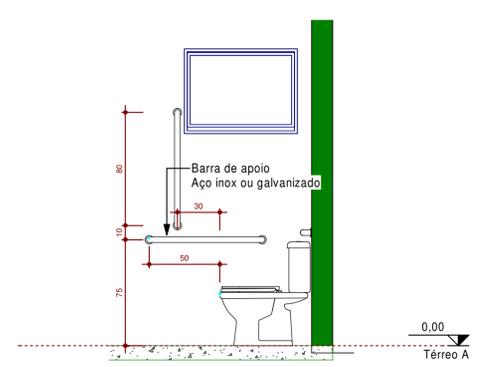

6 **Detalhe Barras Acessibilidade 02**
Escala 1 : 25

ESPAÇO RESERVADO PARA APROVAÇÃO

ANOTAÇÕES

Prefeitura Municipal de Matos Costa
CNPJ: 83.102.566/0001-51

Bruno Regalin
Engenheiro Civil
CREA/SC 164.059-2

Prefeitura Municipal de Matos Costa
CNPJ: 83.102.566/0001-51

AUTOR PROJETO: Bruno Regalin	Engenheiro Civil CREA/SC 164.059-2	PROJ.: Hidrossanitário
PROPRIETÁRIO: Prefeitura Municipal de Matos Costa		FOLHA: 03
TÍTULO: Salas para setor administrativo	USO: Público	DATA: 03/10/2019
DESCRIÇÃO: Projeto Hidrossanitário e detalhes		ESCALA: Como indicado
ENDEREÇO: RUA FREI ROGÉRIO, 96, CENTRO, MATOS COSTA/SC		DESENHO: Bruno
ARQUIVO DWG: E:\OneDrive\Documentos\Engenharia\1 CUP\Matos Costa\04 - Projeto de editais\10 Departamento Saúde - Terreno UBS\Ampliação UBS.rvt		